


RZUT DACHU

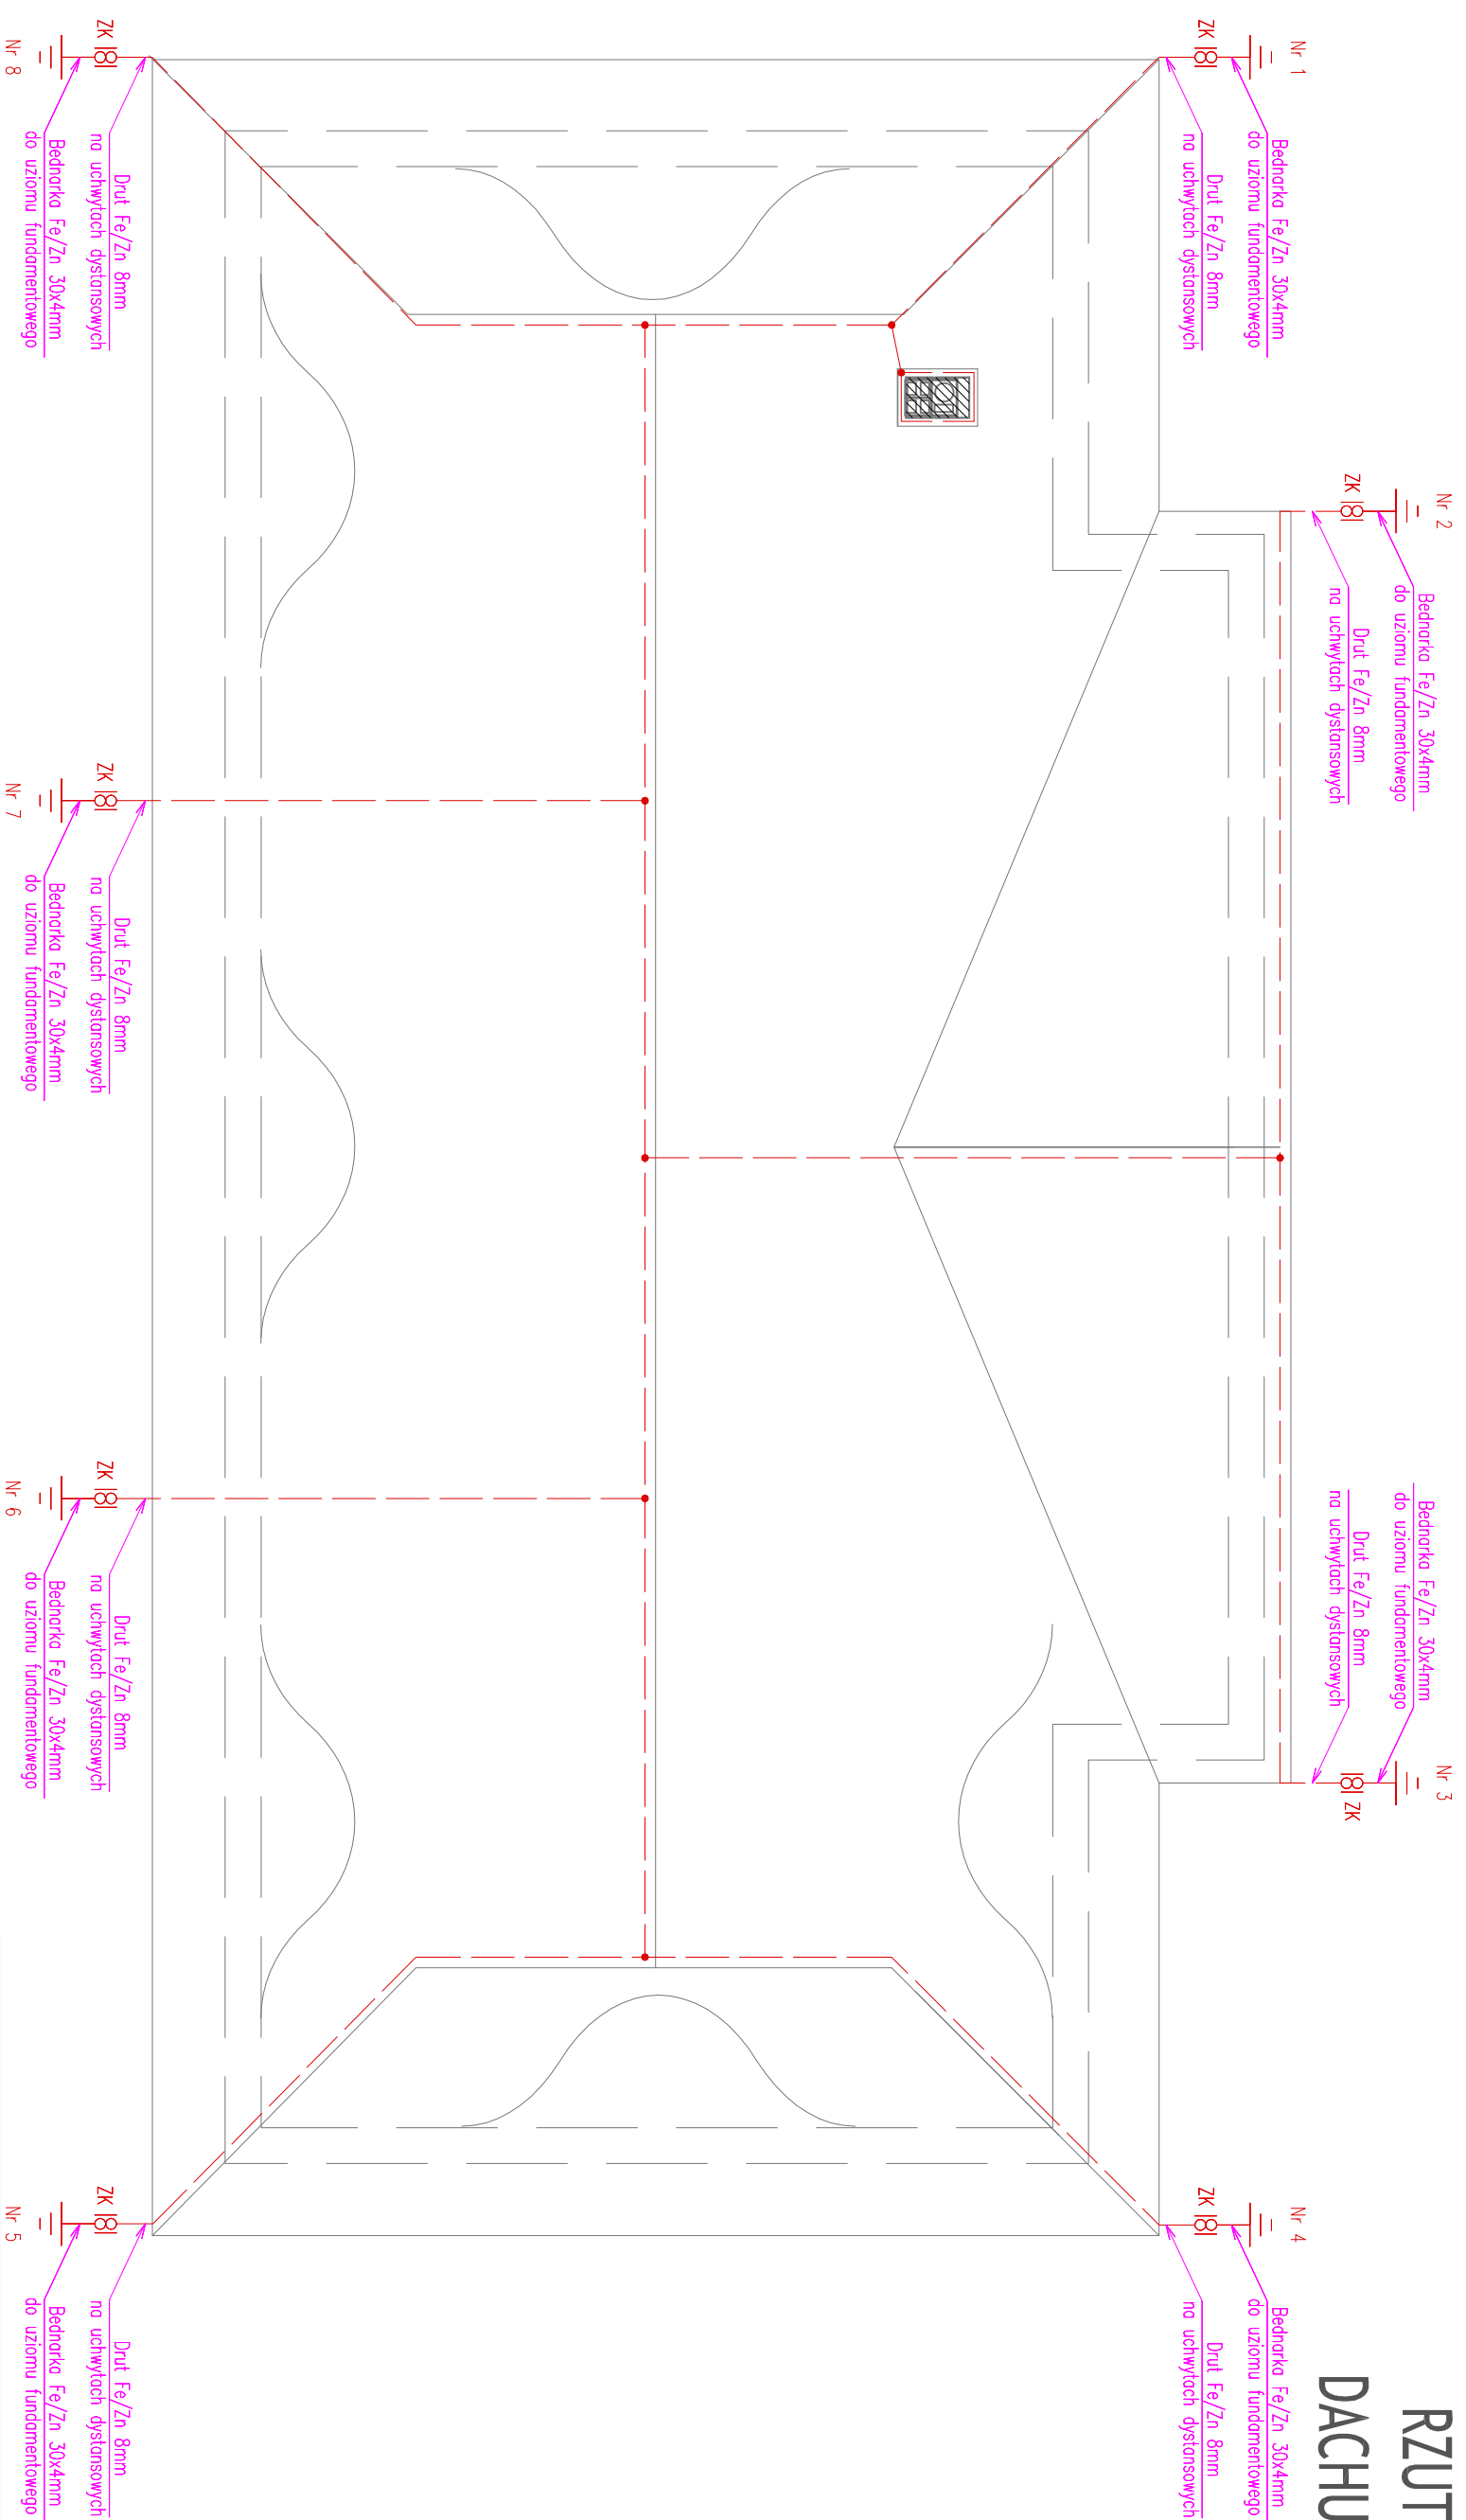

PIOTR MIKOŁAJEK MIKOLAJEK FIRMA ELEKTRYCZNA PROJEKTOWO WYKONAWCZA UL. MICKIEWICZA 175, 34-200 SUCHA BESKIDZKA tel. 0 501 744 801	TYTUŁ RYSUNKU	PLAN INSTALACJI OGROMOWEJ
TERNOMODERNIZACJA BUDYNKU OFICYN DWORSKIEJ WRAZ Z ADAPTACJĄ PRZEBUDOWĄ I ROZBUDOWĄ NA CELE EDUKACYJNE I EKSPOZYCYJNE.	OBIEKT	TERNOMODERNIZACJA BUDYNKU OFICYN DWORSKIEJ WRAZ Z ADAPTACJĄ PRZEBUDOWĄ I ROZBUDOWĄ NA CELE EDUKACYJNE I EKSPOZYCYJNE.
PORĘBA WIELKA 590. DZ. EWID. NR. 55/3	ADRES OBIEKTU	PORĘBA WIELKA 590. DZ. EWID. NR. 55/3
GORCZAŃSKI PARK NARODOWY	INWESTOR	GORCZAŃSKI PARK NARODOWY
PORĘBA WIELKA 590, 34-735 NIEDŹWIEDŹ	ADRES INWESTOR	PORĘBA WIELKA 590, 34-735 NIEDŹWIEDŹ
PROJEKT BUDOWLANY	STADIUM	PROJEKT BUDOWLANY
mgr inż. MARCIN MIKOŁAJEK NR EWID. MAP/00320/PW0E/14 specj. inż. w zakresie steel, inż. i urządzeń elektrycznych i elektroenergetycznych	PROJEKTOWAŁ	PODPIS
inż. PIOTR MIKOŁAJEK NR EWID. MAP/0106/PW0E/04 specj. inż. w zakresie steel, inż. i urządzeń elektrycznych i elektroenergetycznych	SPRAWDZIŁ	PODPIS
DATA: 03.03.2015	BRANŻA: ELEKTRYCZNA	SKALA: 1:100
	NR RYS: 15E	NR STR: 33